

COMUNE DI CERVIA

descrizione dei lavori

VARIANTE A PROGRAMMA INTEGRATO DI INTERVENTO APPROVATO CON DELIBERA DEL CONSIGLIO COMUNALE N°36 DEL 20/04/2009 RELATIVO A PROGETTO OPERE PUBBLICHE DI AREA DA DESTINARE AD ATTREZZATURE COMUNALI DI CUI ALL'ART. 32 N.T.A. SITA IN CANNUZZO, VIA RUGGINE

spazio riservato all'ufficio tecnico

LA PROPRIETA' n. protocollo ufficio tecnico

DUEFFE S.R.L.

COMUNE DI CERVIA

PROGETTO

STEFANO FOCACCIA ARCHITETTO

collaboratori: arch. LAURA BALTAZZI arch. DAVIDE RANDI
via M.DAZEGLIO n.38 48121 Ravenna www.stefanofocacciaarchitetto.it
T: +390544215210 F: +390544246754 M: info@stefanofocacciaarchitetto.it

RILIEVI E DIREZIONE LAVORI

PROGETTISTI RIUNITI

GEOM. ROMEO CARLI



OGGETTO TAVOLA:

RETE GAS E ACQUA

ELABORATO N.

7

AGOSTO 2019

SCALA 1:200

LEGENDA



AREA ART.32 (St = MQ. 4537,93)

LEGENDA RETE ACQUA GAS

- LINEA GAS ESISTENTE DA DISMETTERE
- LINEA GAS DI PROGETTO DN 100
- RETE IDRICA ESISTENTE DA DISMETTERE
- RETE IDRICA DI PROGETTO DN 100
- ⊗ DIAMETRO LINEA MATERIALE TUBAZIONE
- G = GHISA SFEROIDALE DN 100 TIPO NATURAL
- A = ACCIAIO CON RIVESTIMENTO IN POLIETILENE
- ☒ IDRANTE ANTINCENDIO
- ☒ SCARICO TERMINALE


LEGENDA IRRIGAZIONE AREA VERDE

- ☒ pozzetto con elettrovalvole e valvola a sfera
- ☒ programmatore a pila
- tubazioni principale di settore diam mm 25
- tubazioni secondaria di settore diam mm 16
- ala gocciolante per arbusti diam mm 16
- anello gocciolante per alberi
- mandata acquedotto diam. mm 32

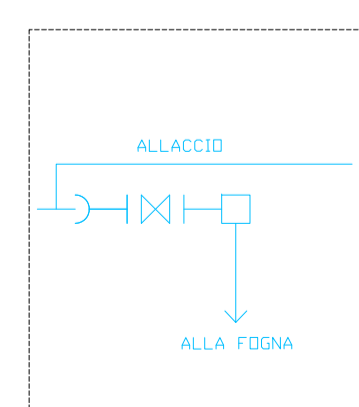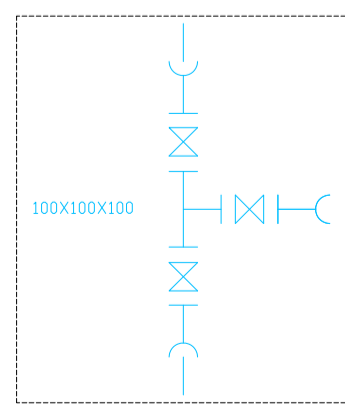

PARICOLARE B
CALLACCIO DA REALIZZARE A CURA DI HERA

PARICOLARE A

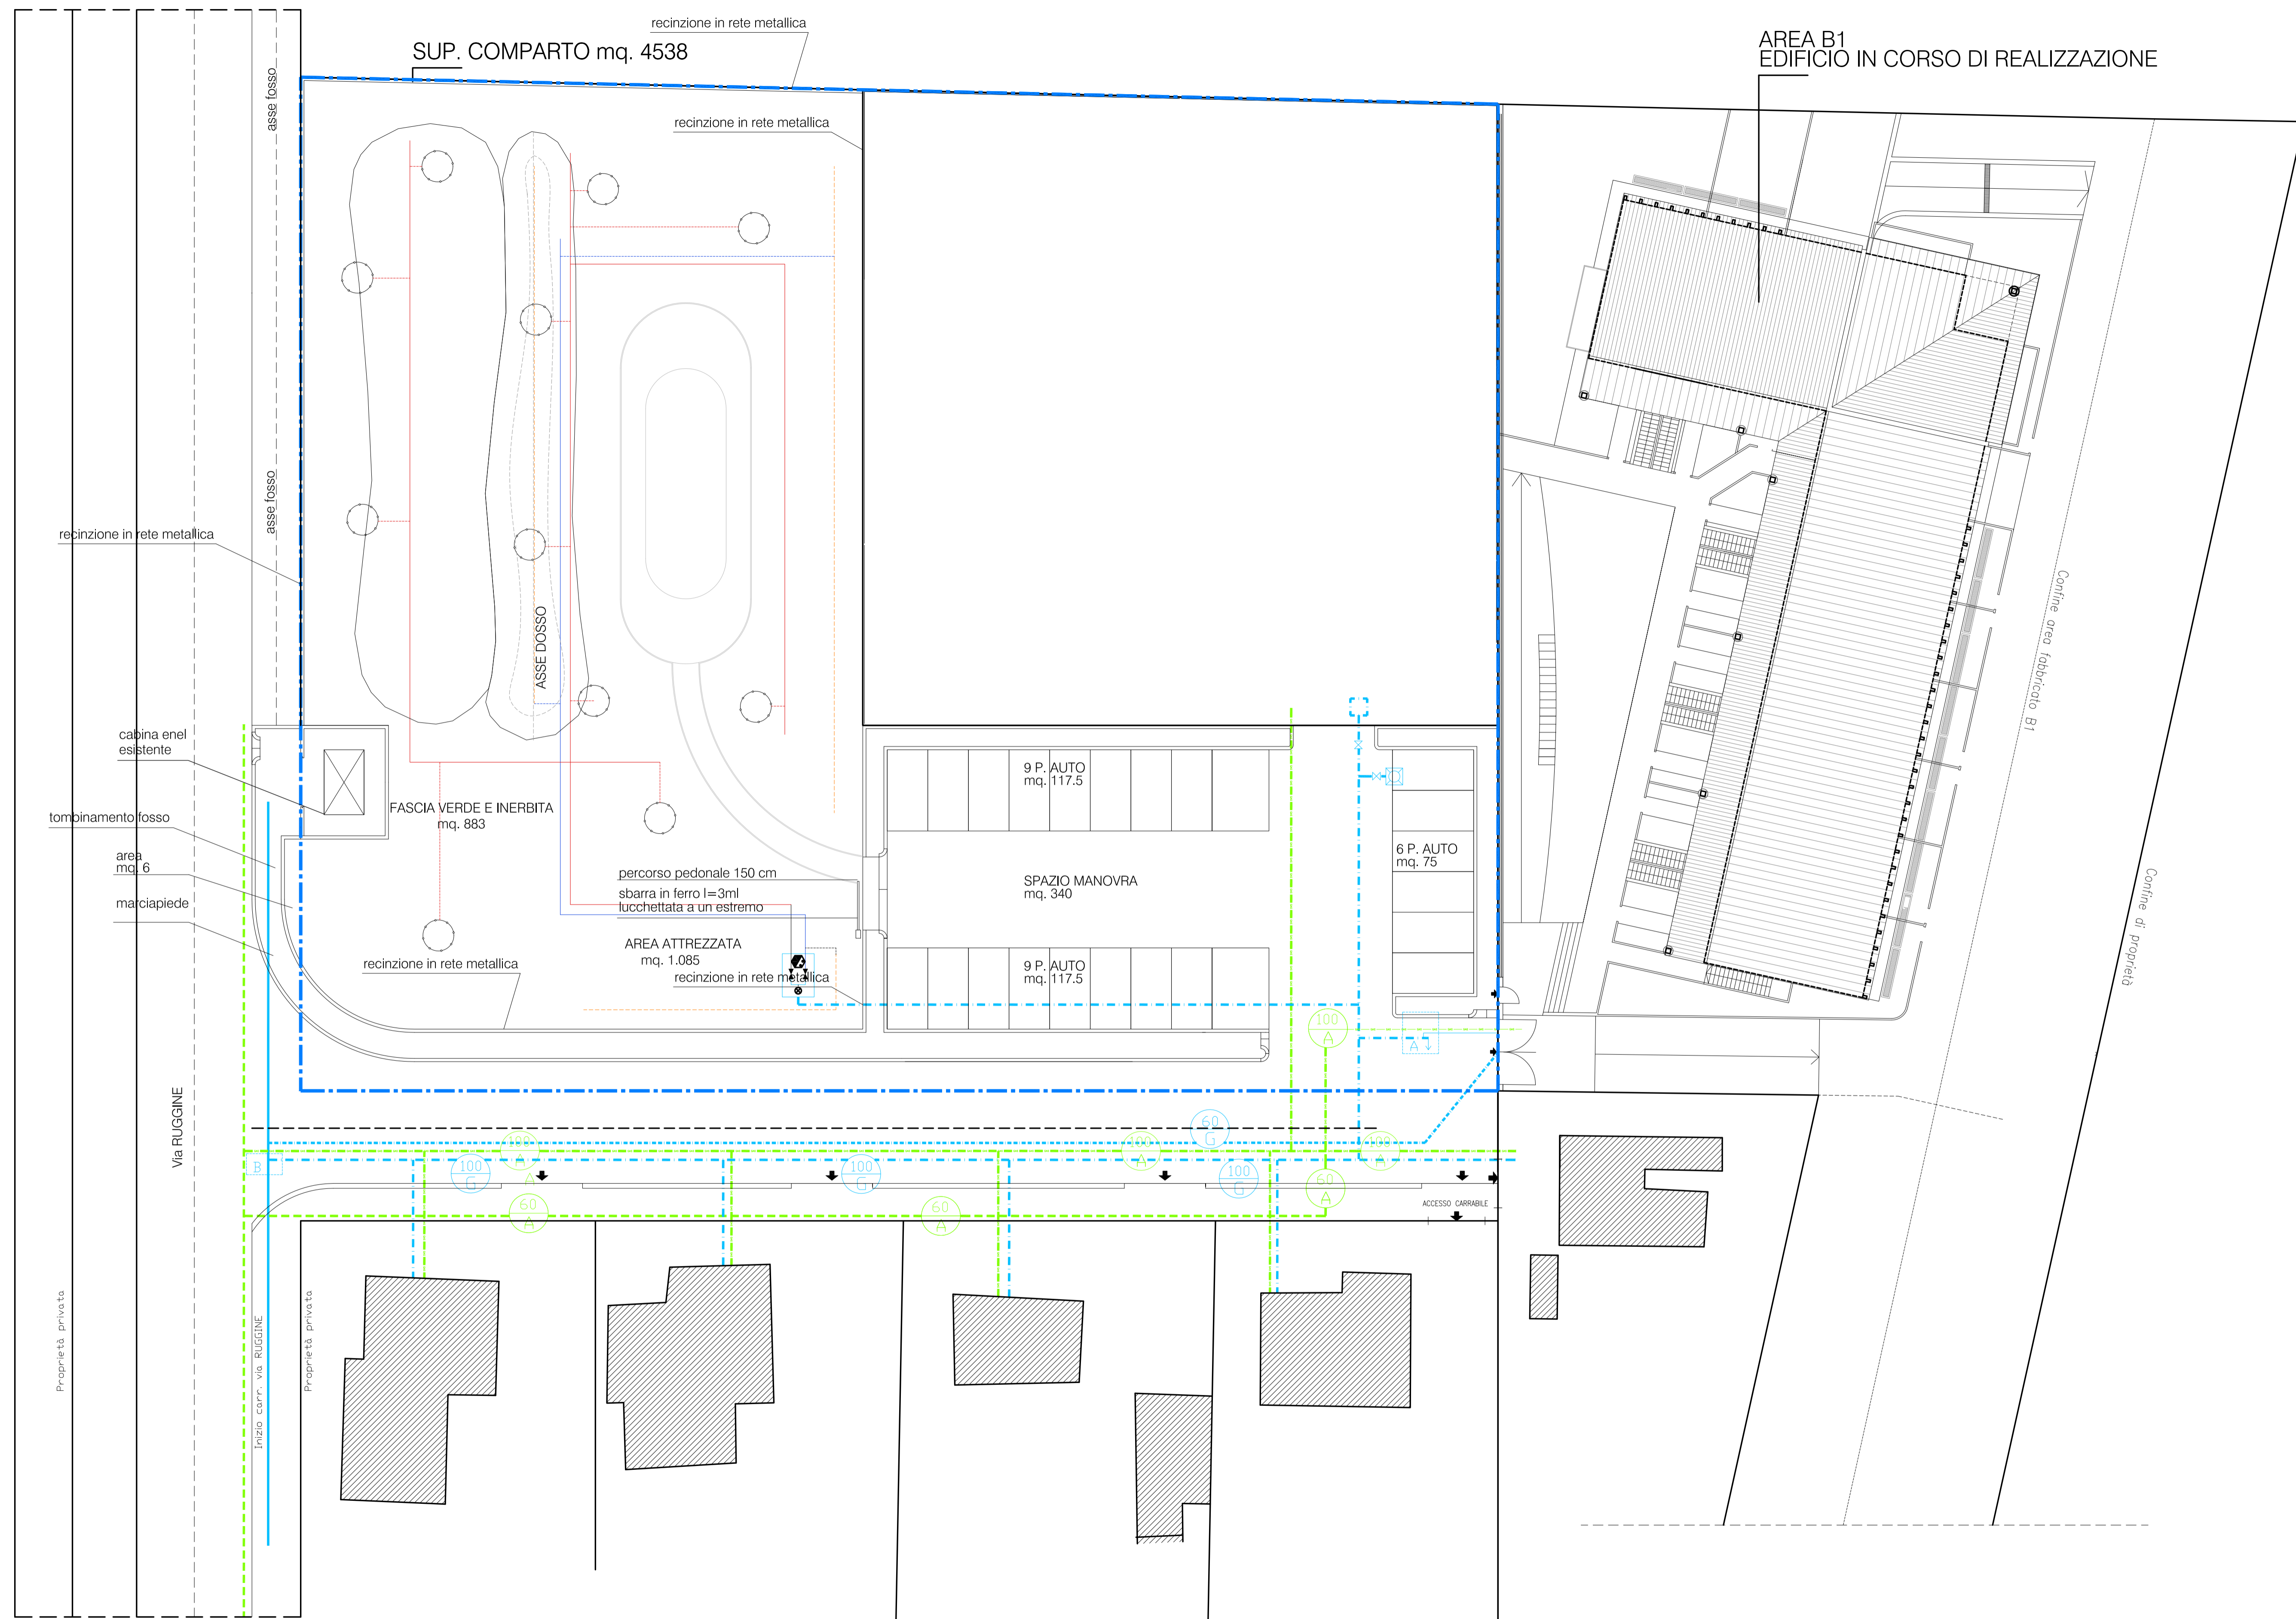

PLANIMETRIA DI PROGETTO SCALA 1:200